


- GNIAZDO JEDNOFAZOWE PODWOJNE
- GNIAZDO JEDNOFAZOWE BRZGOSZCZENIE
- ROZDZIELNICA
- NAZWA ROZDZIELNICY ZASILAJĄCEJ / NUMER OBWODU ZASILAJĄCEGO
- NUMER POMIESZCZENIA / NUMER GNIAZDA W POMIESZCZENIU
- OPRAWA ŚWIETŁOWA AM18TLOPALC8 AMETYST 1x18W
- OPRAWA ŚWIETŁOWA AM218TLOPALC8 AMETYST 2x18W
- OPRAWA ŚWIETŁOWA METW136C METEOR TM 1x36W PRISMATIC
- OPRAWA ŚWIETŁOWA METW236C METEOR TM 2x36W PRISMATIC
- OPRAWA ŚWIETŁOWA Z MÓDULEM ANAKRYNIM
- LĄCZNIK JEDNOBIEGUNOWY
- LĄCZNIK SCHODOWY
- LĄCZNIK ŚWIECZNIKOWY

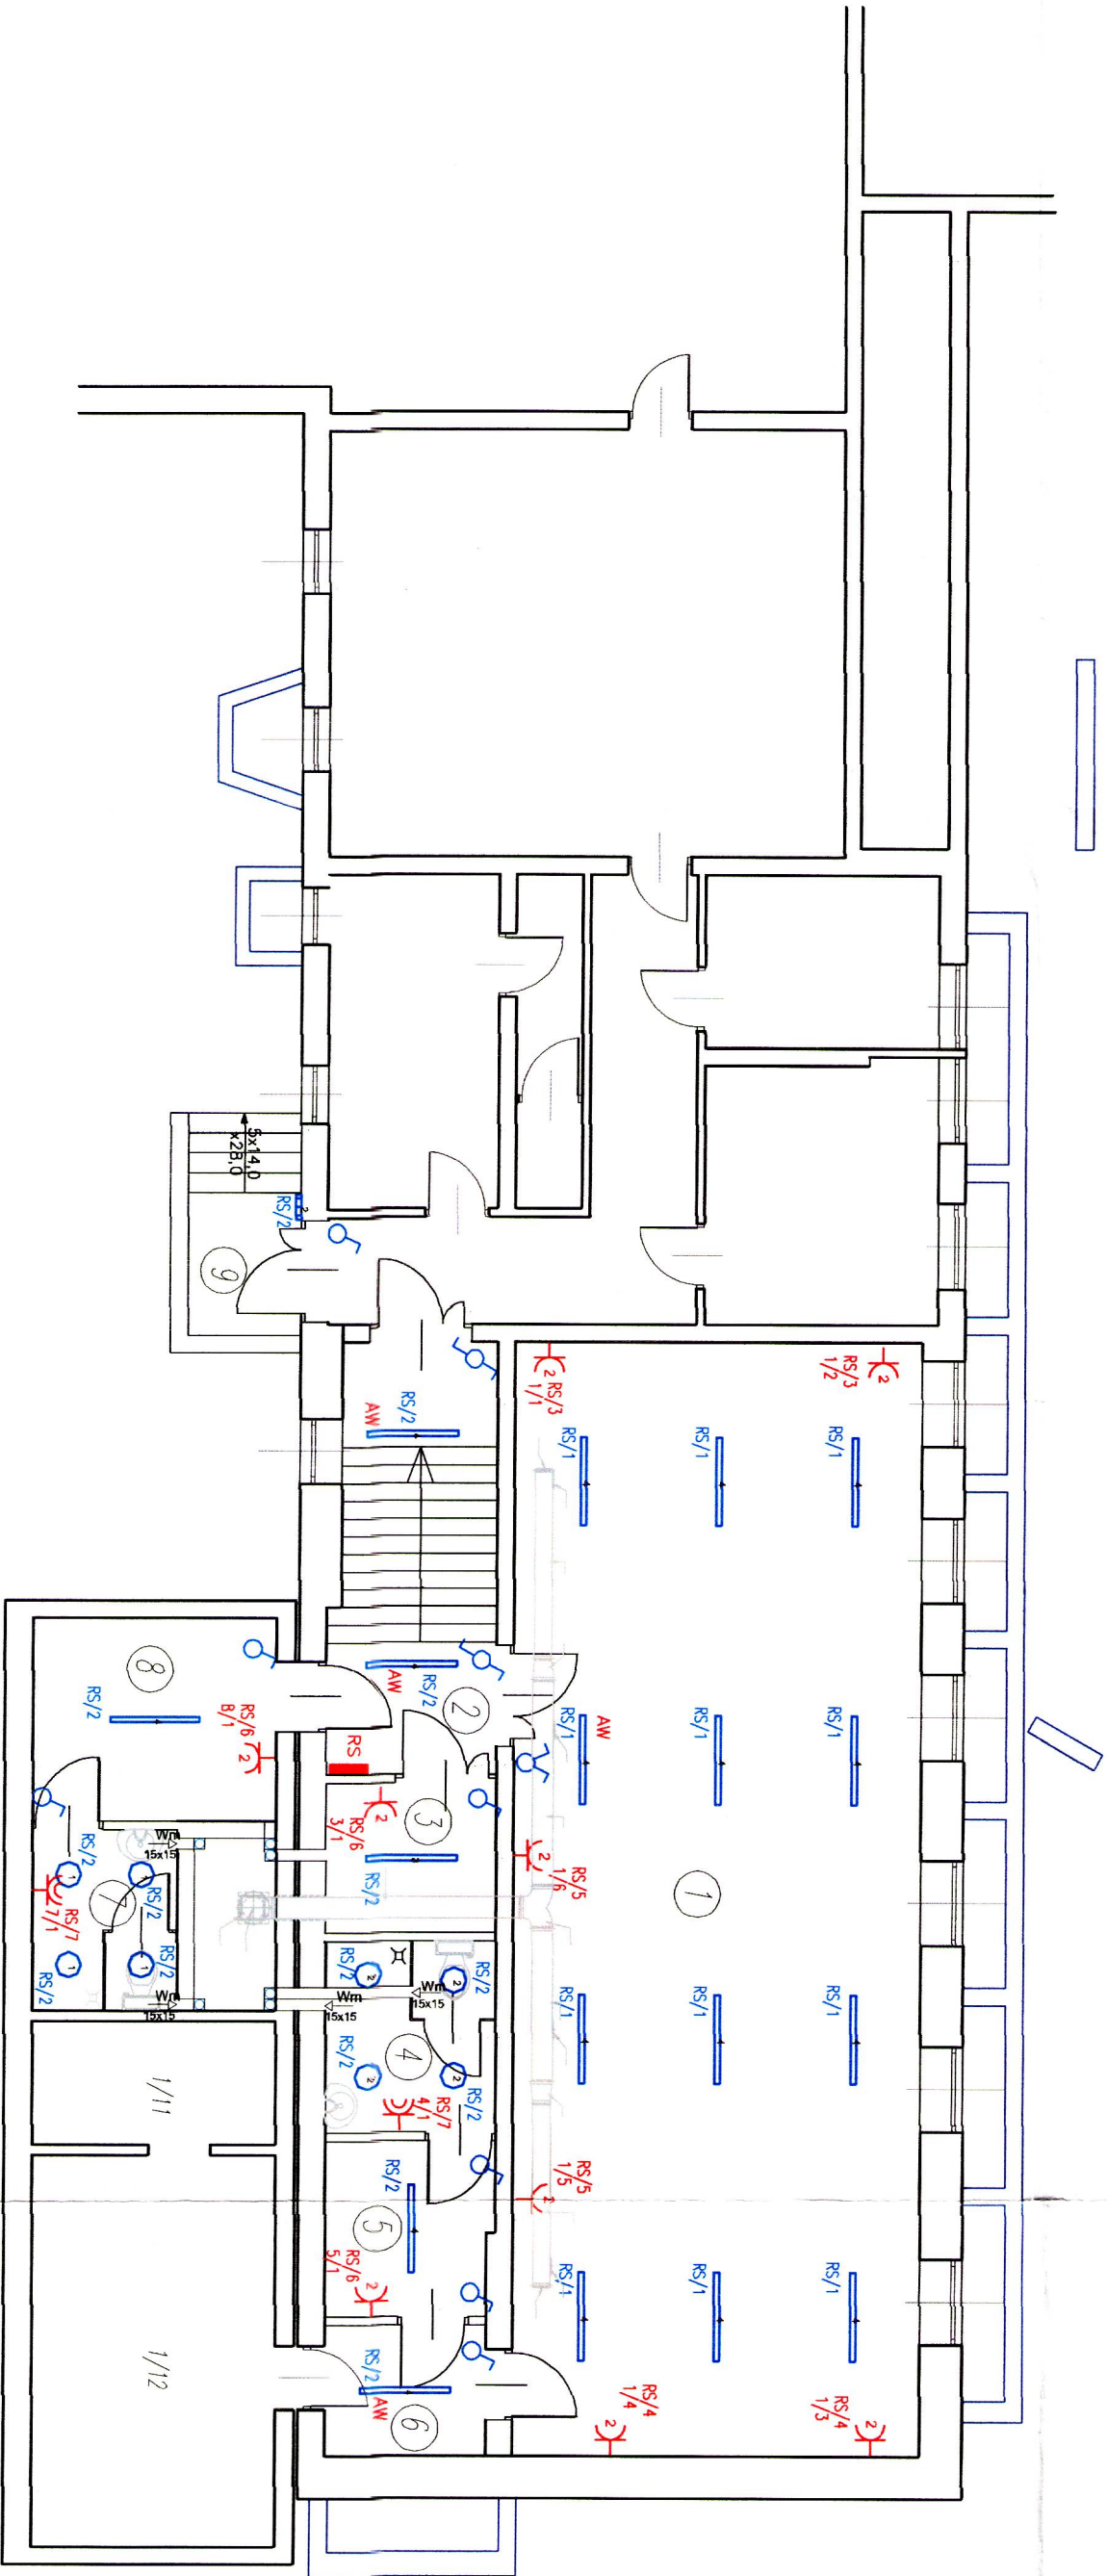

Nr pom.	Nazwa	Podłoga	Pow.
1	Sala gim.	??	91,1m ²
2	Kl. Schodowa	Płytki	14,0m ²
3	Mogazynek	Wykl. pcw.	5,03m ²
4	Sanitarlat	Płytki	6,49m ²
5	Szatnia	Płytki	5,96m ²
6	Sluzo	Płytki	4,18m ²
7	Sanitarlat	Płytki	5,25m ²
8	Szatnia	Płytki	9,96m ²
9	Kl. Schodowa	Płytki	5,03m ²

WYKONANO PRZECIĄGNIĘCIAMI
WYKONANO PRZECIĄGNIĘCIAMI
PRACOWNIA PROJEKTOWA		
Rodzaj inwest.		Skala 1:100
Adres		
Inwestor	URZĄD MIEJSKI W ŁONŻY, ul. Stary Rynek 14,	Data 01.2012
Adres	18-400 Łonża	
Przedmiot	PLAN INSTALACJI ELEKTRYCZNYCH SALI ĆWICZEN	Nr rys. PW-EUB-1
tytułu	Z ZAPLECZEM	
Projektant	mgr inż. Jerzy Toczyński	Podpis:
	upr. UAN.V.8388/105/90	
Sprawdzający :	mgr inż. Jarosław Zarębski	Podpis:
	upr. LOD/0940/POOE/08	